

COMUNE DI QUARTU SANT'ELENA
Città Metropolitana di Cagliari

STUDIO DEL COMPARTO IN ZONA B/S* - RESIDENZIALE

Approvato con Delibera del Consiglio Comunale n. 5 del 31/01/2008

VARIANTE ALLO STUDIO DI COMPARTO ATTUABILE PER
STRALCI FUNZIONALI CONVENZIONABILI SEPARATAMENTE

Approvato con Delibera del Consiglio Comunale n. 83 del 08/10/2024

RICHIESTA DI ATTUAZIONE DELLO STRALCIO N.01

LOTTE COMPRESI TRA LE VIE D'AZEGLIO,
PIEMONTE, ORSINI, ROMANIA, FRANCIA

Fg. 33 mapp. 2392/2394 e altri - Fg. 53 mapp. 3956/2376 e altri

TAVOLA N.	9	SCALA	1:200	DATA	Aprile 2026	Aggiornamenti:
OGGETTO:						
OPERE DI URBANIZZAZIONE STRALCIO 01 - SCHEMA RETI Planimetria Reti smaltimento acque e Adduzione Planimetria Reti Illuminazione, Elettrica, Telefonica e Gas						

PROGETTAZIONE A CURA DI:


Dott. Ing. Corrado Dessi
Piazza Giovanni XXIII 70, 09128 - Cagliari (CA)

IL COMMITTENTE:

Finvit S.R.L.
Via L. Pierobon 46, 35010 - Limena (PD)

PLANIMETRIA RETE ACQUE NERE, METEORICHE
ADDUZIONE IDRICA - STRALCIO 01

scala 1:200

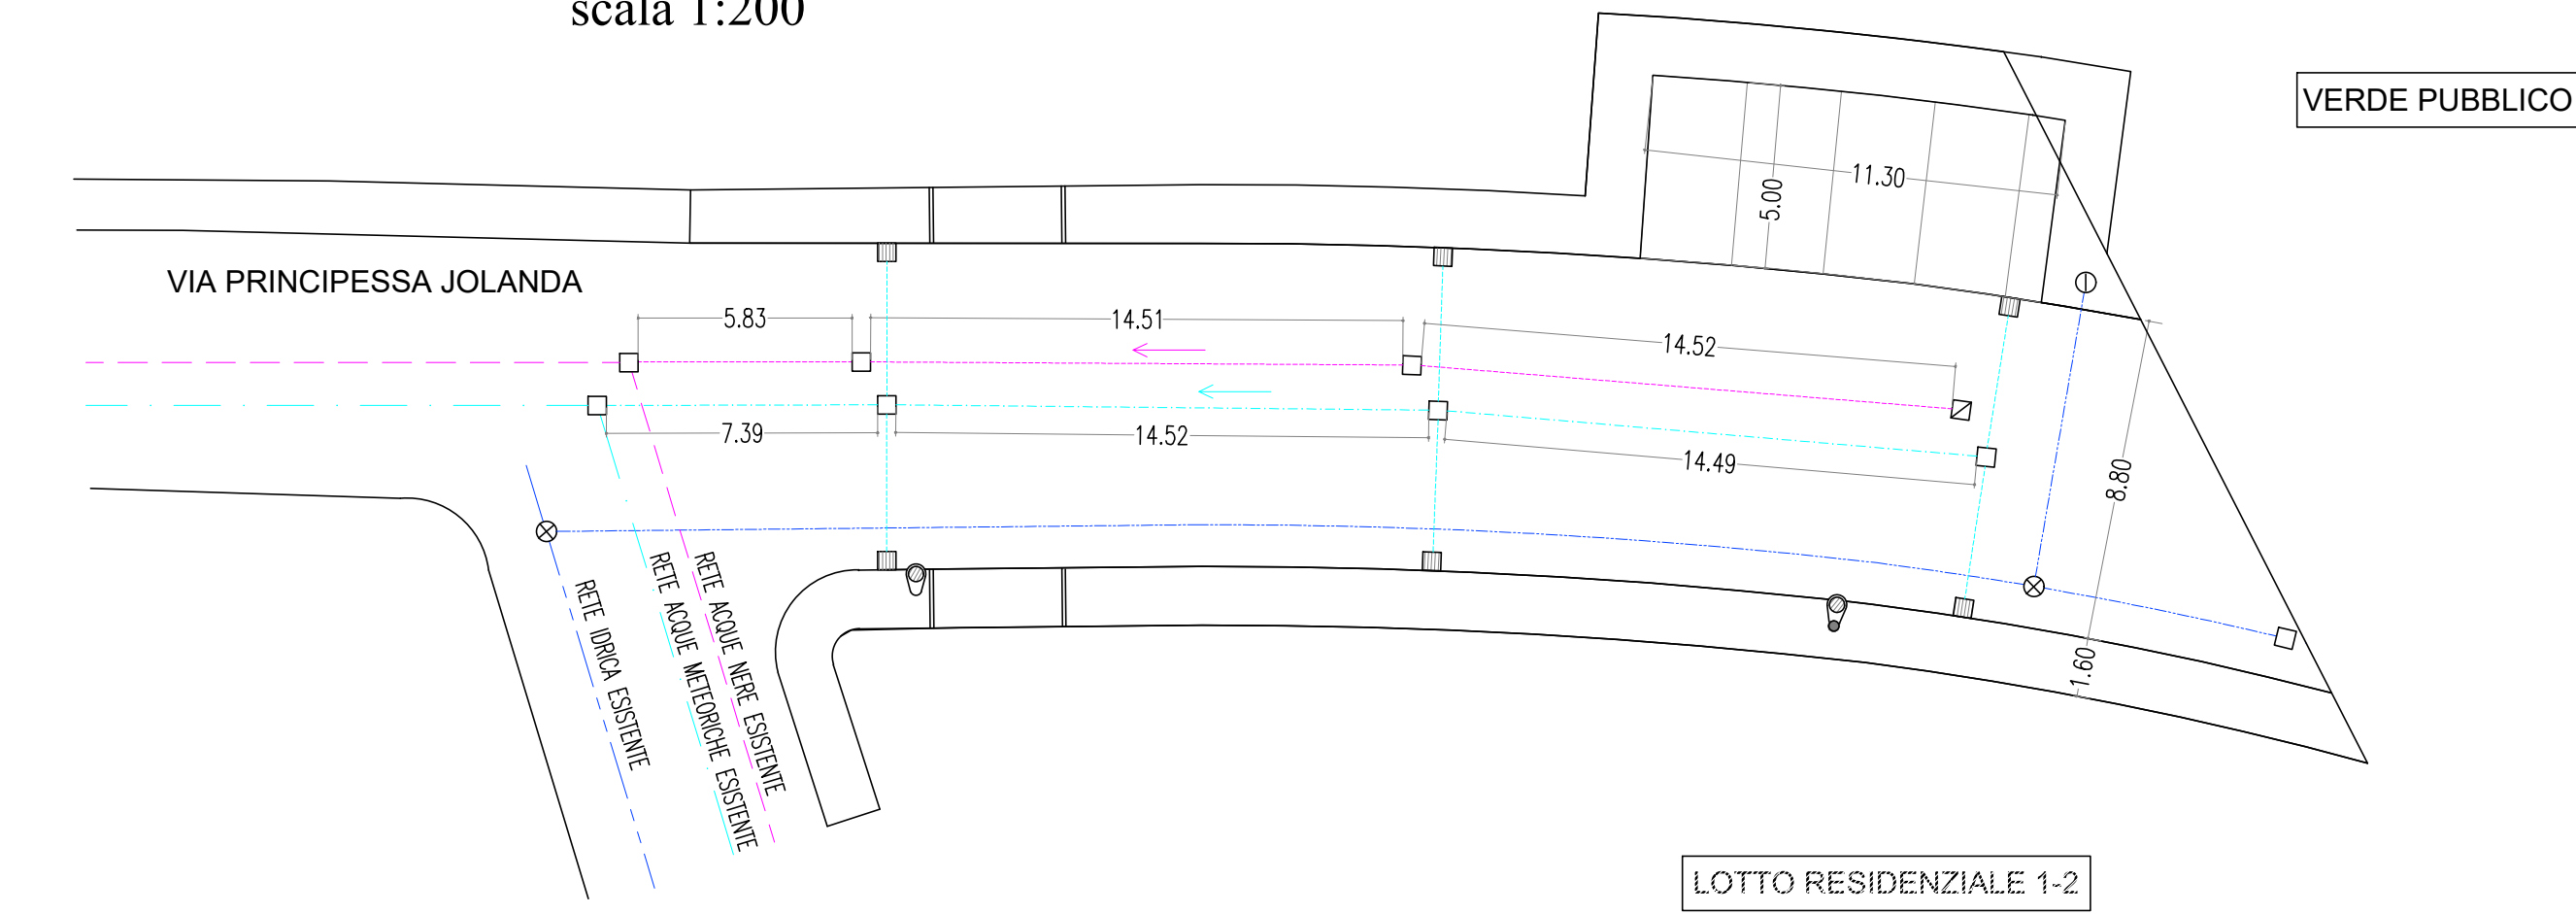

NUOVA RETE SMALTIMENTO ACQUE METEORICHE

- COLLETTORE ACQUE METEORICHE PVC SN4 Ø 300 mm
- LINEA ALLACCIO CADITOIE PVC SN4 Ø 200 mm
- POZZETTO DI ISPEZIONE DIM. 120x120x150 cm CON CHIUSINO IN GHISA
- POZZETTO IN CEMENTO DIM. 50x80x80 cm CON CADITOIA IN GHISA

NUOVA RETE SMALTIMENTO ACQUE NERE


- RETE ACQUE NERE PVC SN4 Ø 250 mm
- POZZETTO DI ISPEZIONE DIM. 120x120x150 cm
- POZZETTO DI TESTATA DIM. 120x120x150 cm

NUOVA RETE ADDUZIONE IDRICA

- RETE ADDUZIONE IDRICA IN GHISA Ø 100 mm
- POZZETTO CON SARACINESCA DIM. 85x85x100 cm CON CHIUSINO IN GHISA
- IDRANTE ANTINCENDIO

PLANIMETRIA LINEA ILLUMINAZIONE PUBBLICA
LINEA ELETTRICA, TELEFONICA - STRALCIO 01

scala 1:200

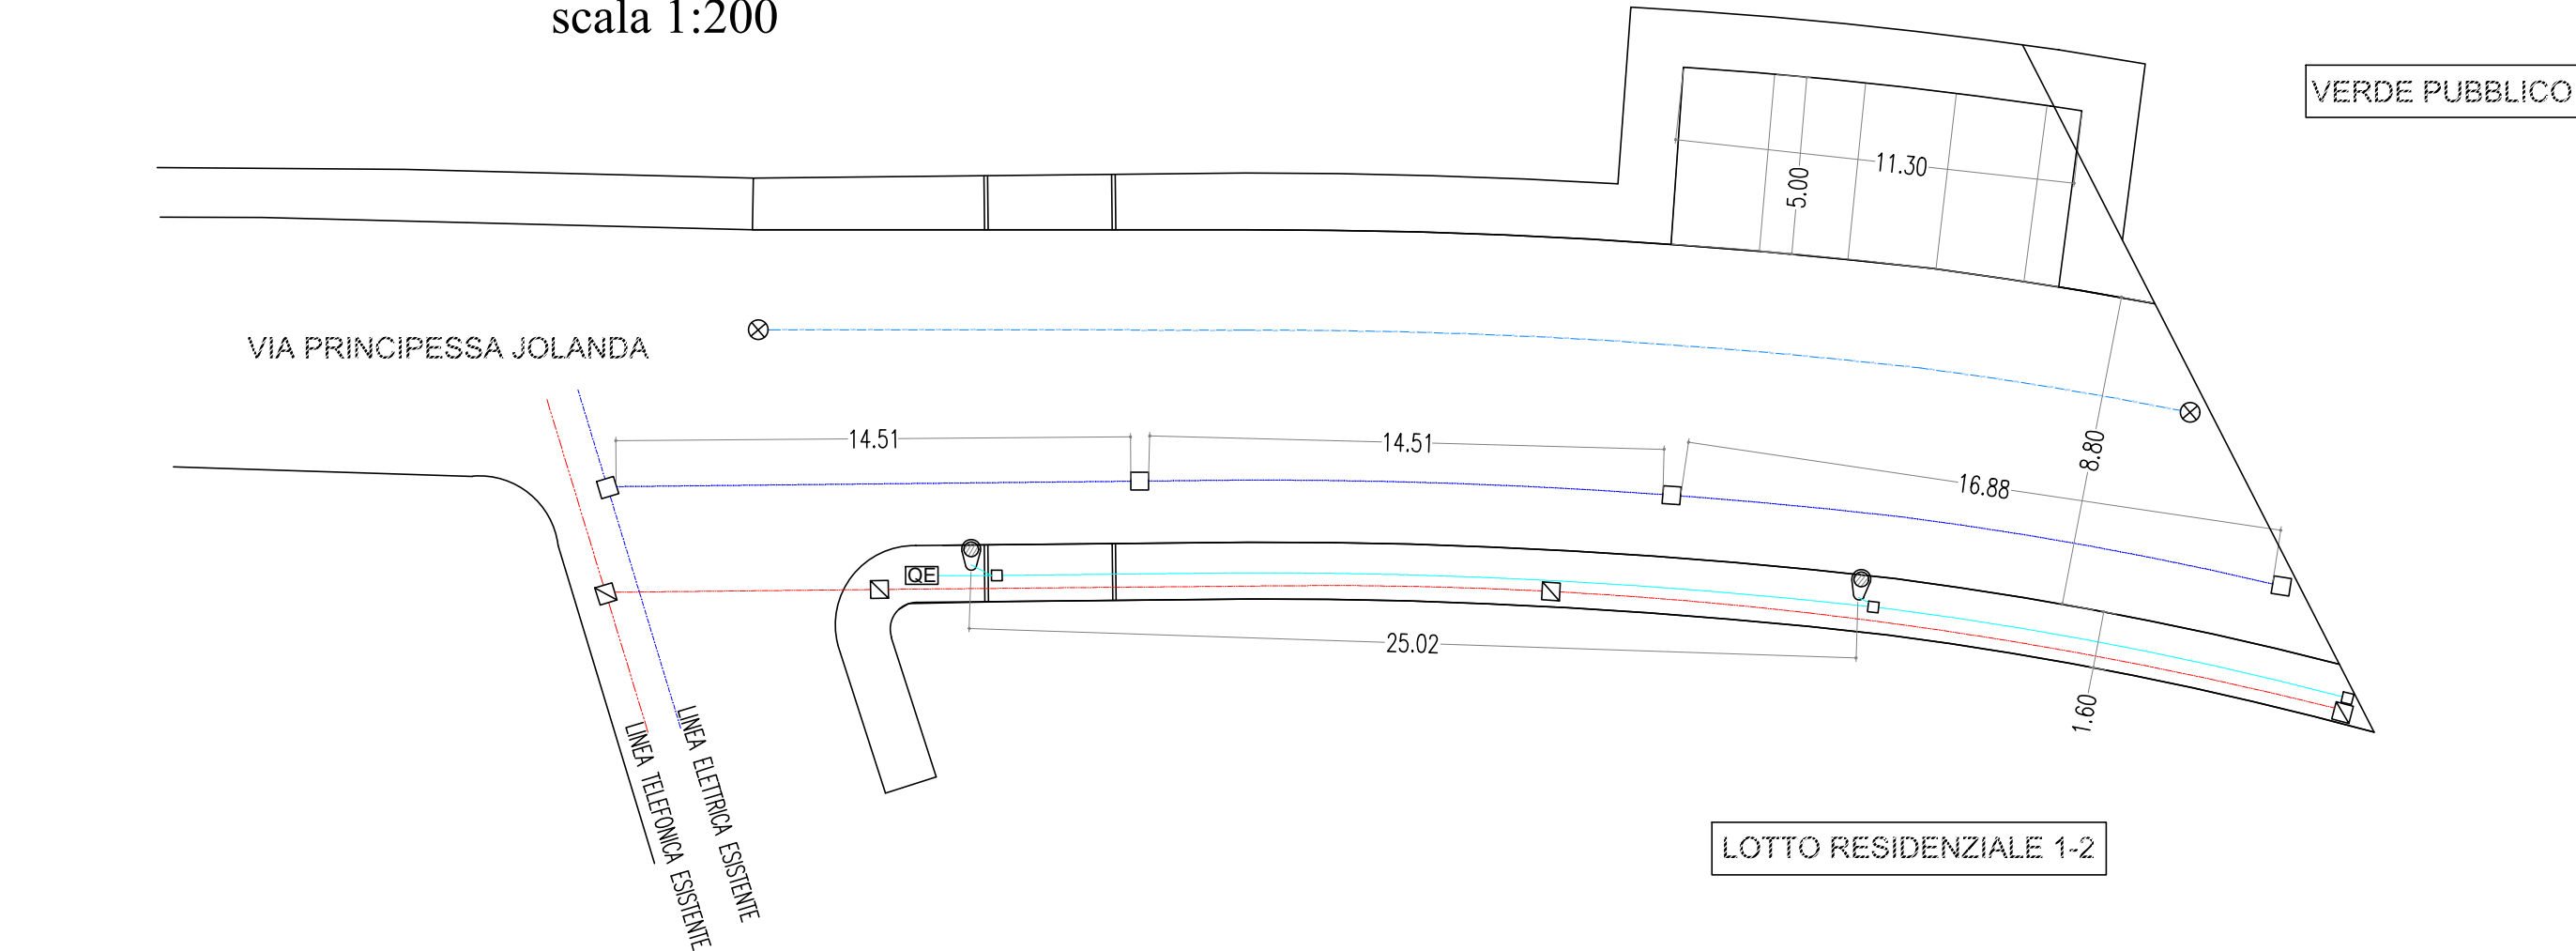

NUOVA LINEA ILLUMINAZIONE PUBBLICA

- CAVIDOTTO Ø 90 mm
- PUNTO LUCE SU PALO
- POZZETTO CON CHIUSINO IN GHISA
- QUADRO ELETTRICO

NUOVA LINEA TELEFONICA

- CAVIDOTTO Ø 160 mm
- POZZETTO DI ISPEZIONE DIM. 60x60x60 cm CON CHIUSINO IN GHISA

NUOVA LINEA ELETTRICA

- CAVIDOTTO Ø 160 mm
- POZZETTO DI ISPEZIONE DIM. 60x60x60 cm CON CHIUSINO IN GHISA

NUOVA LINEA GAS

- RETE GAS IN ACCIAIO Ø 100 mm
- POZZETTO DI RACCORDO